


Planta Baixa - Pontos Elétricos
 Escala 1:50

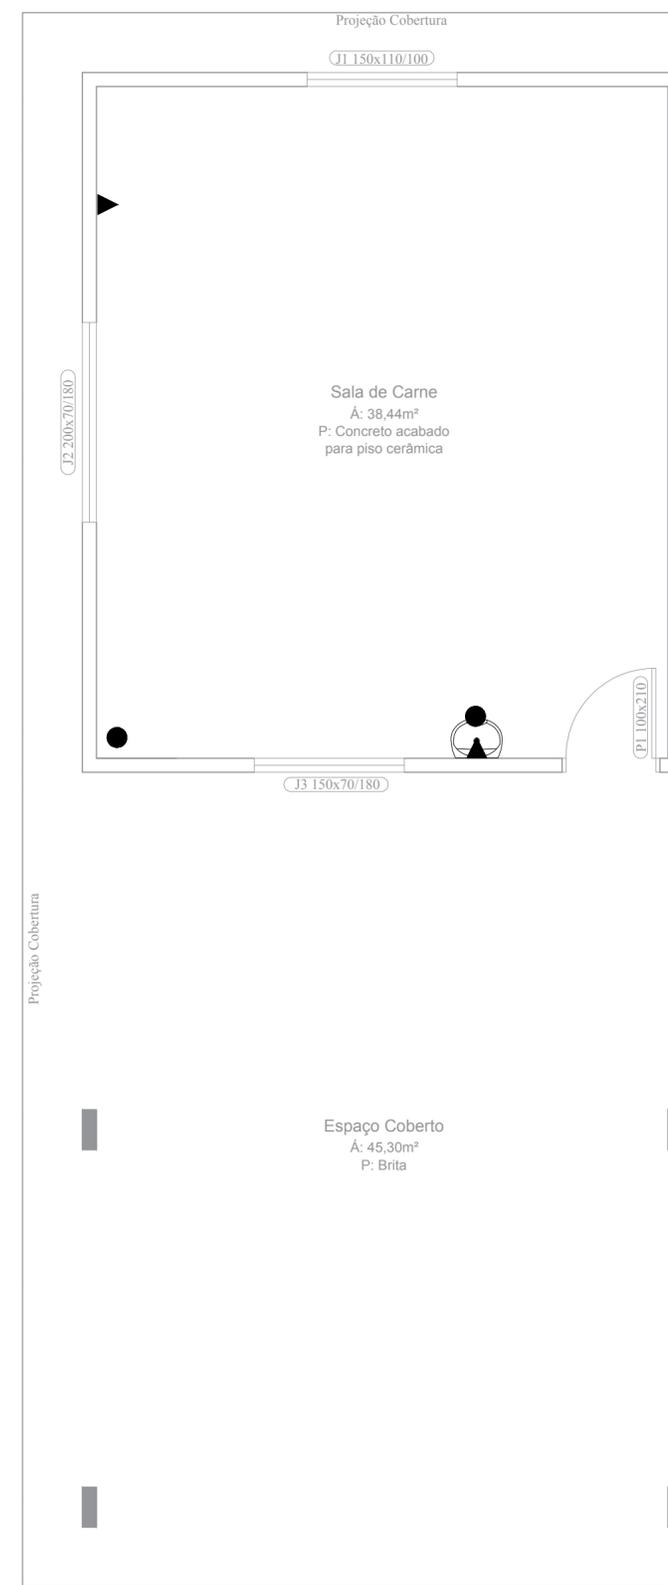

Planta Baixa - Pontos Hidráulicos/Esgoto
 Escala 1:50

LEGENDA - HIDROSSANITÁRIO	
●	Ponto de Esgoto
▶	Ponto Hidráulico

LEGENDA - ELÉTRICO	
⊕	Luminária Fluorescente 2x32 W
⊖	Interruptor simples 3 teclas
⚡	Tomada embutir 3P + T - Média

MUNICÍPIO DE BARRA BONITA AVENIDA BUENOS AIRES, 600, CENTRO - BARRA BONITA - SC.		
REVISÕES		
DATA	ALTERAÇÕES	AUTOR
ARQUITETÔNICO		
MOACIR PIROCA PREFEITO MUNICIPAL	MARCELO ANTONIO FREIBERGER CREA/SC: 105.747-2	
CONTEUDO Planta Baixa Pontos de Esgoto, Hidráulico e Elétrico - Sala de Carne - Linha São Judas		
AREAS	DESENHO	PRANCHA
Area Total Construída.....87,30 m ²	Marcelo	2/2
	ESCALA	
	Indicada	
	DATA	07/2019