


Planta Baixa hidrossanitário
 Área Ampliação: 66,34m²
 Área Total: 257,03m²
 Escala 1:75

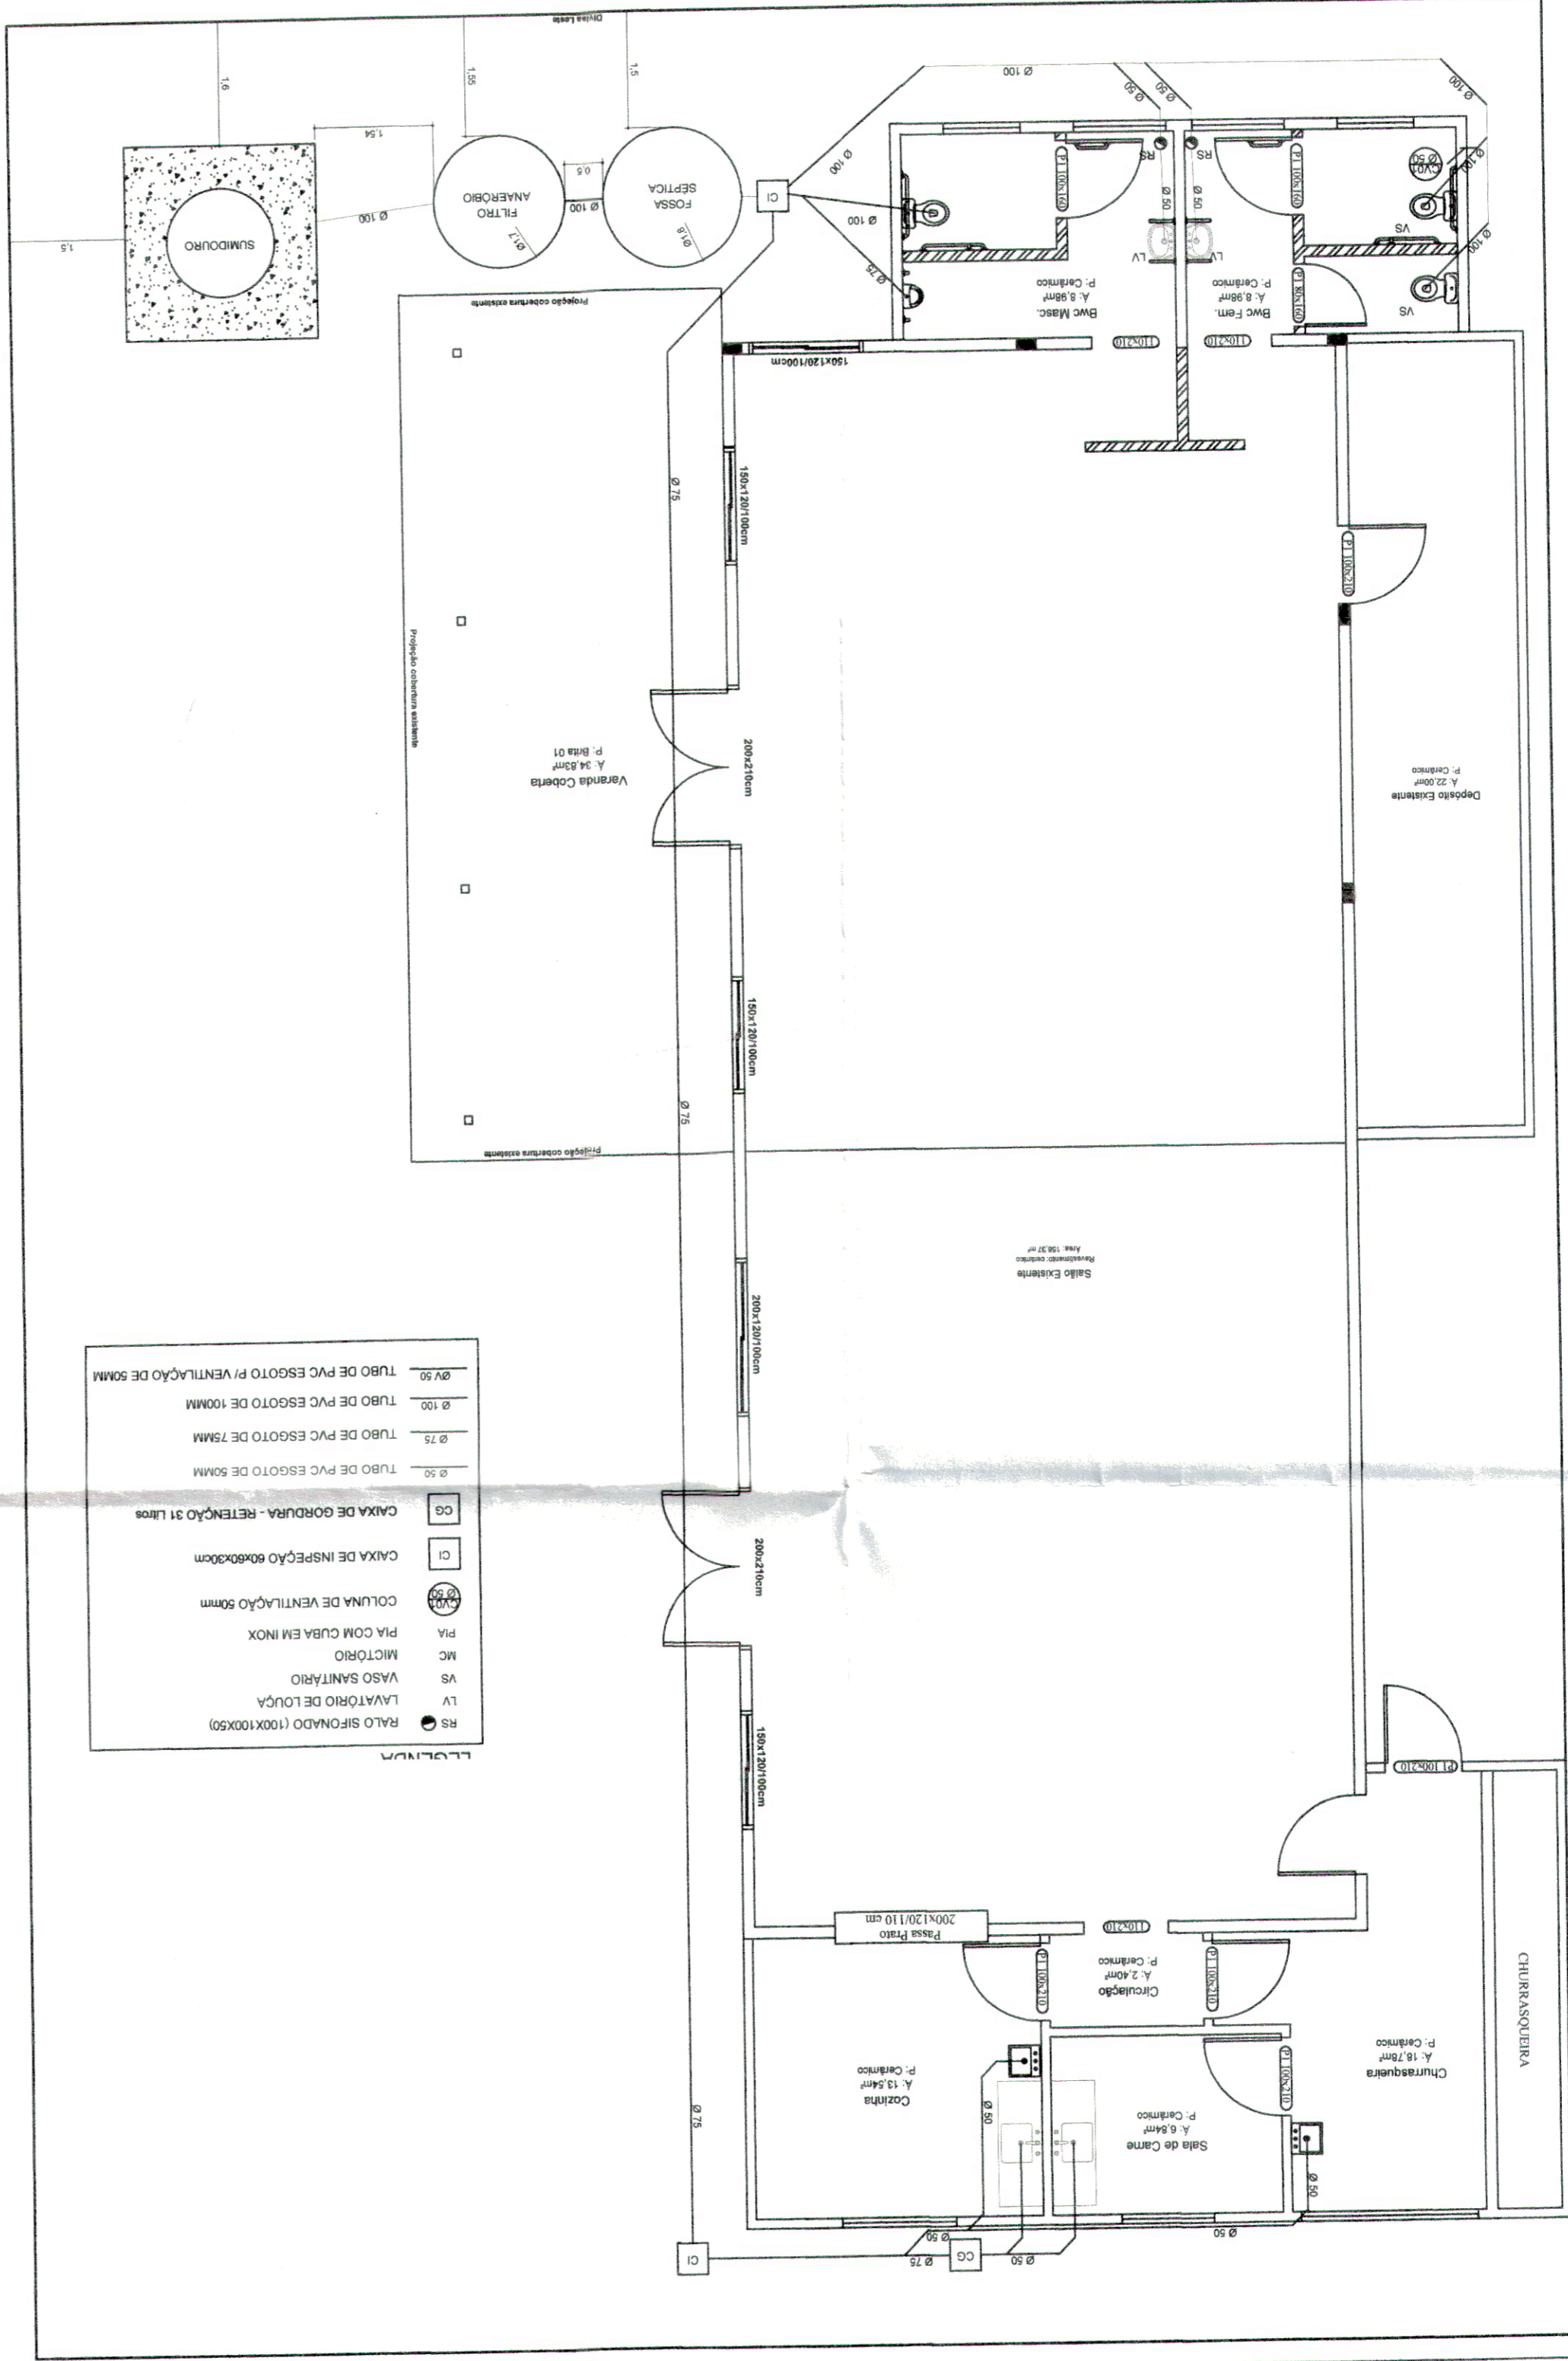

LEGENDA

RS	RAIO SIFONADO (100X100X50)
LV	LAVATÓRIO DE LOUÇA
VS	VASO SANITÁRIO
MC	MICROTÓRIO
PIA	PIA COM CUBA EM INOX
CV	COLUMNA DE VENTILAÇÃO 50mm
CI	CAIXA DE INSPEÇÃO 60x60x30cm
CG	CAIXA DE GORDURA - RETENÇÃO 31 Litros
Ø 50	TUBO DE PVC ESGOTO DE 50MM
Ø 75	TUBO DE PVC ESGOTO DE 75MM
Ø 100	TUBO DE PVC ESGOTO DE 100MM
Ø 150	TUBO DE PVC ESGOTO P/ VENTILAÇÃO DE 50MM

H1

TÍTULO: PREFEITURA DE BARRA BONITA/SC
 PROJETO: Projeto Hidrossanitário - Planta Baixa
 Área Construída: 257,03 m²
 DATA: 08 de Mar. de 2018
 ESCALA:
 PROJETO: Eng. Civil Marcelo Antonio Freiberg (49) 3649-0004 Barra Bonita/SC
 CREA/SC 105.747-2

MUNICÍPIO DE BARRA BONITA/SC
 Eng. Civil Marcelo Antonio Freiberg
 CREA/SC 105.747-2

MOACIR PIROCA
 Prefeito Municipal
 CFE: 42-72-79-72
 Barra Bonita