


PLANTA BAIXA PLUVIAL QUADRA COBERTA  
ESCALA: 1/100

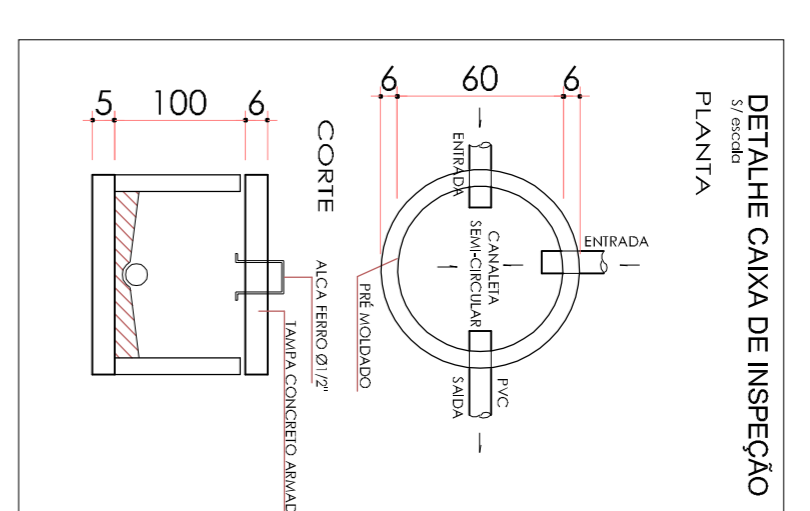

### LEGENDA HIDROSANITÁRIO

- Identificação Coluna
- Diâmetro da Tubulação
- Coluna de Esgoto Pluvial
- Coluna de Esgoto Sanitário
- Coluna de Ventilação
- Tubo de Esgoto (Condutor)
- Coluna de Água Fria
- Recalque de Água Fria
- SAÍDA DE CALHA
- DESCIDA PLUVIAL
- Tubo de Água Pluvial
- Tubo diário ar condicionado e bebedouro
- Tubo Ventilação
- Tubo Água Reuso ENTERRADO
- Tubo Água Quente
- Tubo Passa pelo parede
- Tubo Passa pelo teto ou piso

OBRA: **E.M.E.B BARRA BONITA -SC**

PROJETO: **PLUVIAL**

PROPRIETÁRIO: **MUNICÍPIO DE BARRA BONITA**

ARQUITETO: **TIAGO MARCO BERTOLLO**

ÁREA: **852,21m<sup>2</sup>**

PL1



TIAGO MARCO BERTOLLO  
ARQUITETO E URBANISTA  
CAV BR A108025-3

PL1