
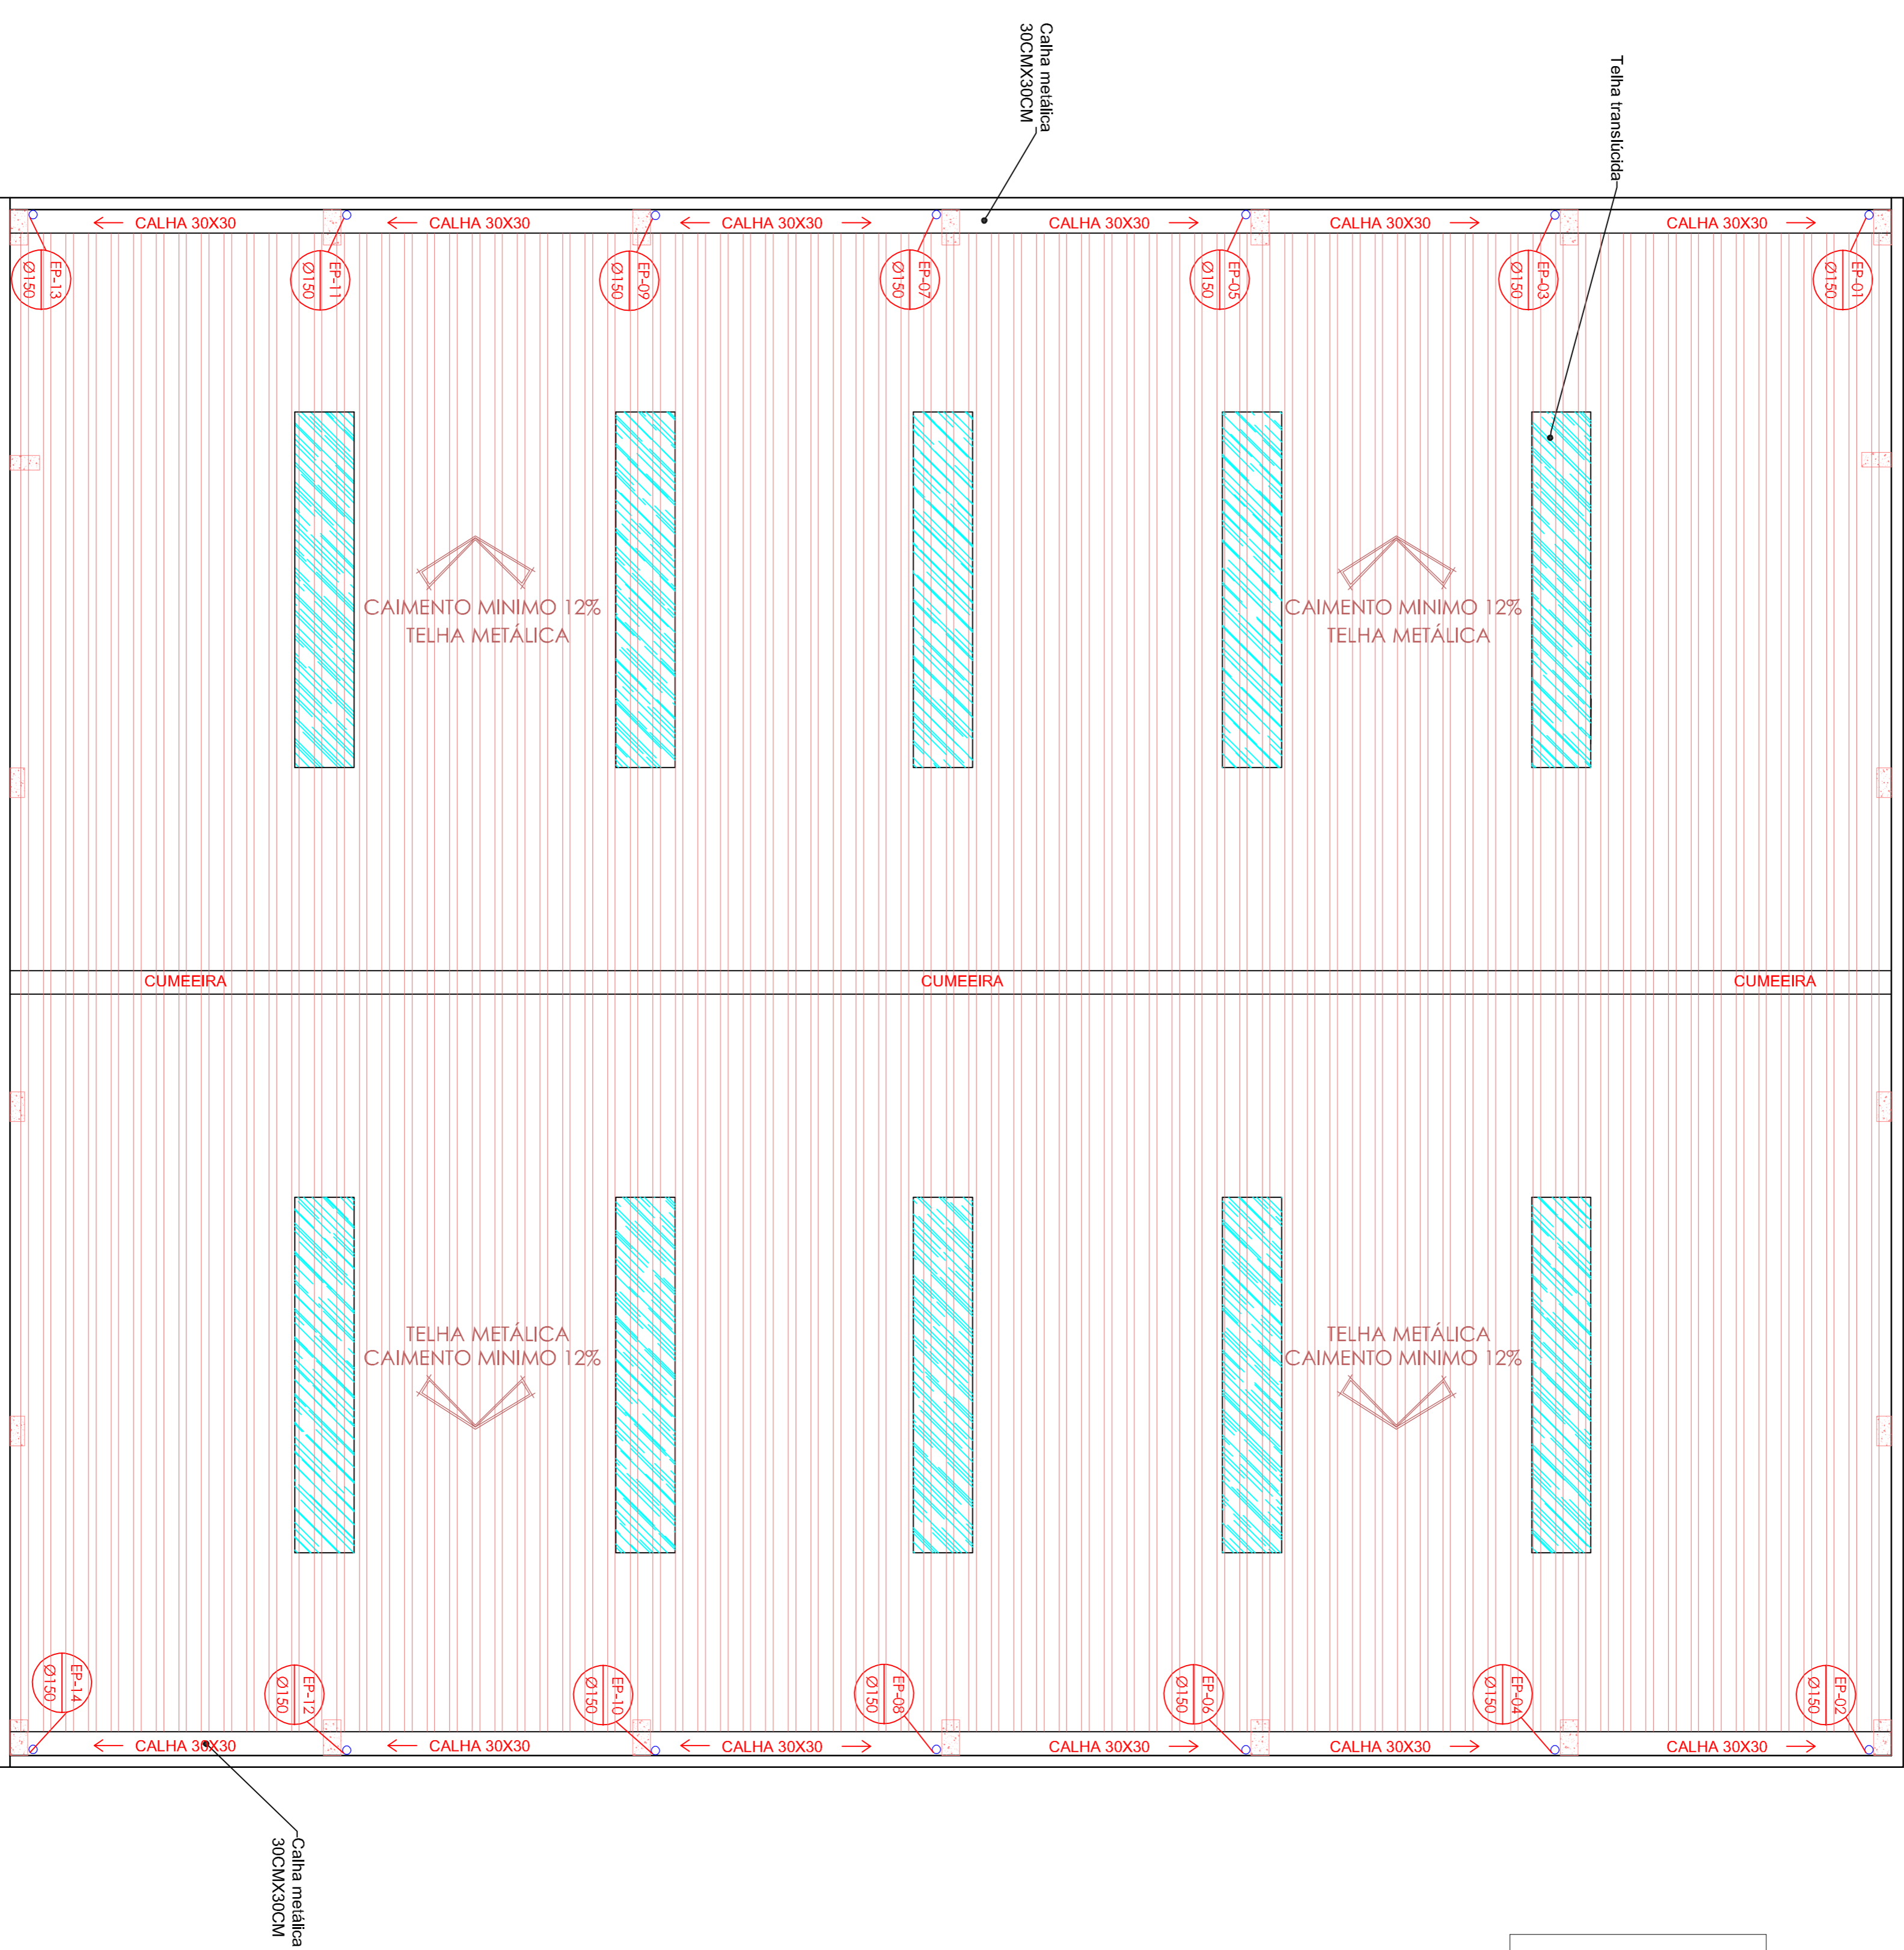


# LEGENDA HIDROSANITÁRIO

- Identificação Coluna
- Diâmetro da Tubulação
- Coluna de Esgoto pluvial
- Coluna de Esgoto Sanitário
- Coluna de Ventilação
- Coluna de Esgoto (Gorduro)
- Coluna de Água Fria
- Recolque de Água Fria
- Tubo de Água Pluvial
- Tubo de ar condicionado e bebedouro
- Tubo Ventilação
- Tubo Água Fria
- Tubo Água Quente
- Tubo Falso pelo parede
- Tubo Falso pelo parede
- Tubo Falso pelo parede
- Tubo Falso pelo parede
- Tubo Falso pelo parede

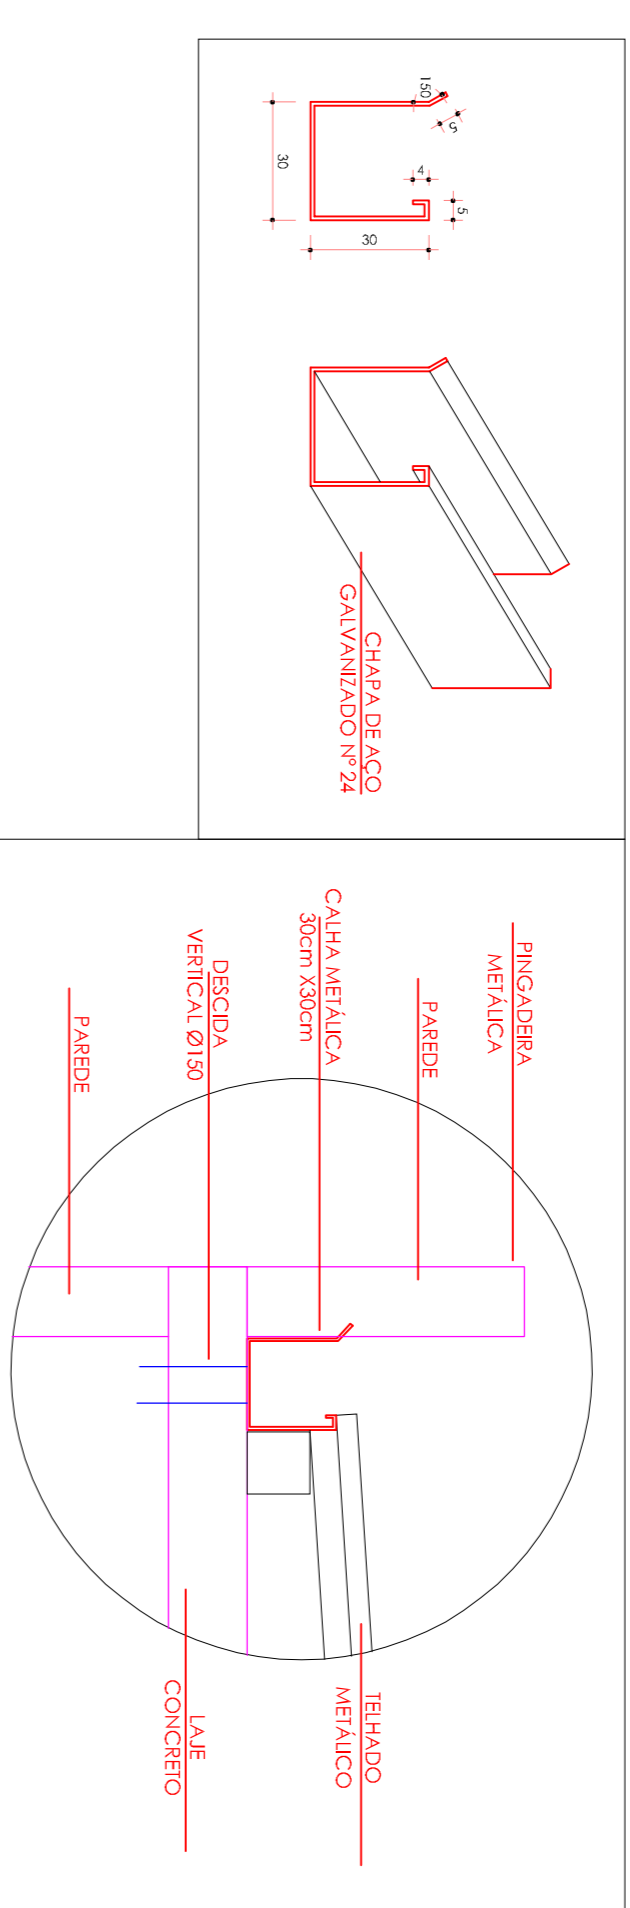

PLANTA BAIXA PLUVIAL COBERTURA QUADRA COBERTA  
ESCALA: 1/100

OBRA: **E.M.E.B BARRA BONITA - SC**  
**BARRA BONITA / SC**

PROJETO: **PLUVIAL**  
 PROPRIETÁRIO: **MUNICÍPIO DE BARRA BONITA**

REFERÊNCIA: **- COBERTURA GINÁSTIO -**  
 DATA: **MARÇO DE 2022**  
 DESENHO: (49) 3643 0479  
 TIAGO M. BERTOLLO

ÁREA: **852,21m²**  
 ESCALA: **1/75**  
 PROJ./202/BARRA  
 PLANÍCIA



**TIAGO MARCO BERTOLLO**  
 ARQUITETO E URBANISTA  
 CAU BR A108025-3

**PL2**