





PLANTA BAIXA - ÁGUA FRIA  
ESCALA: 1/75

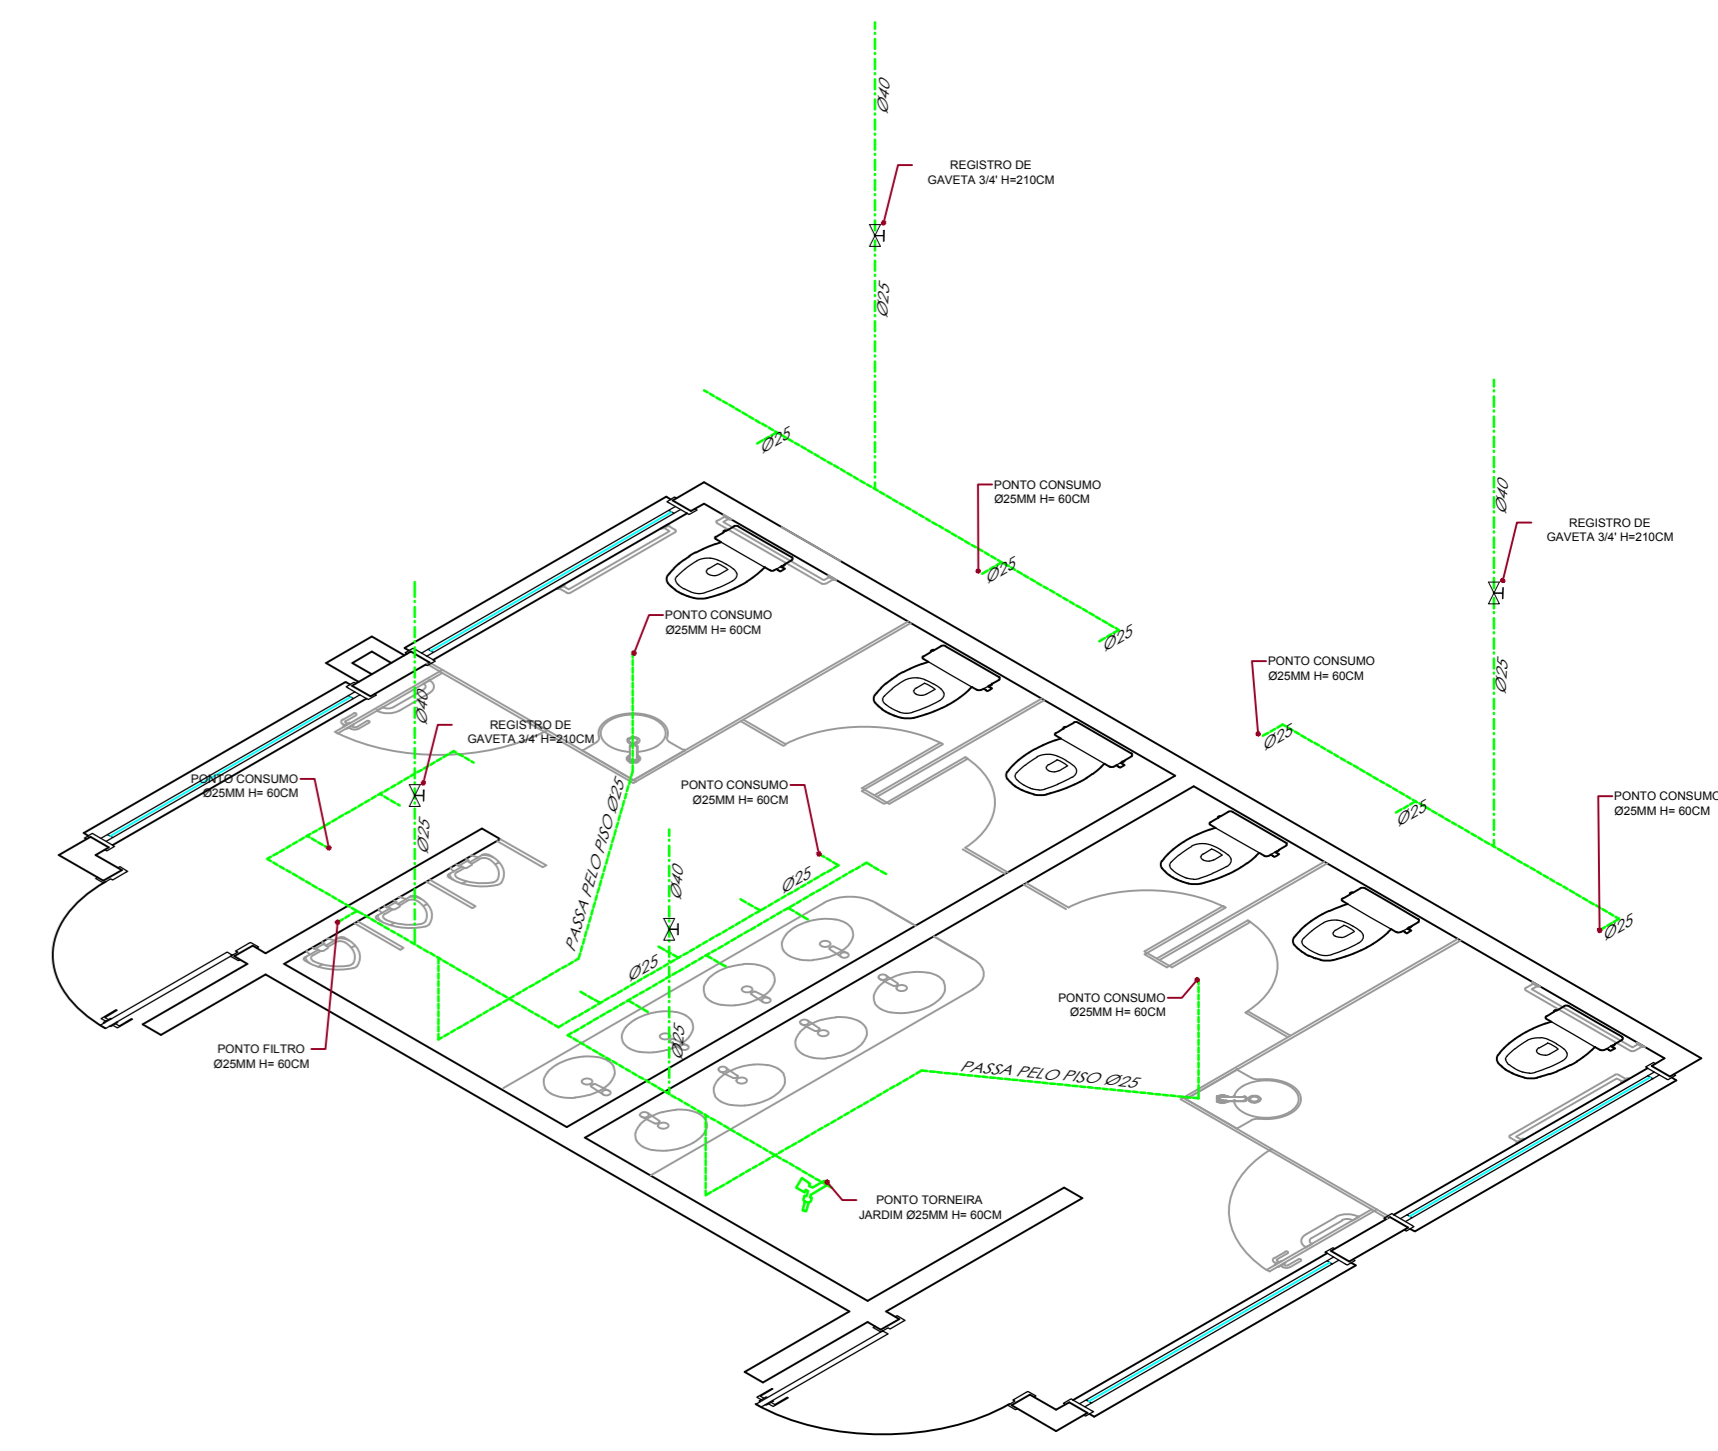

DETALHE ISOMÉTRICO PONTOS CONSUMO SANITÁRIOS  
ESCALA: 1/75

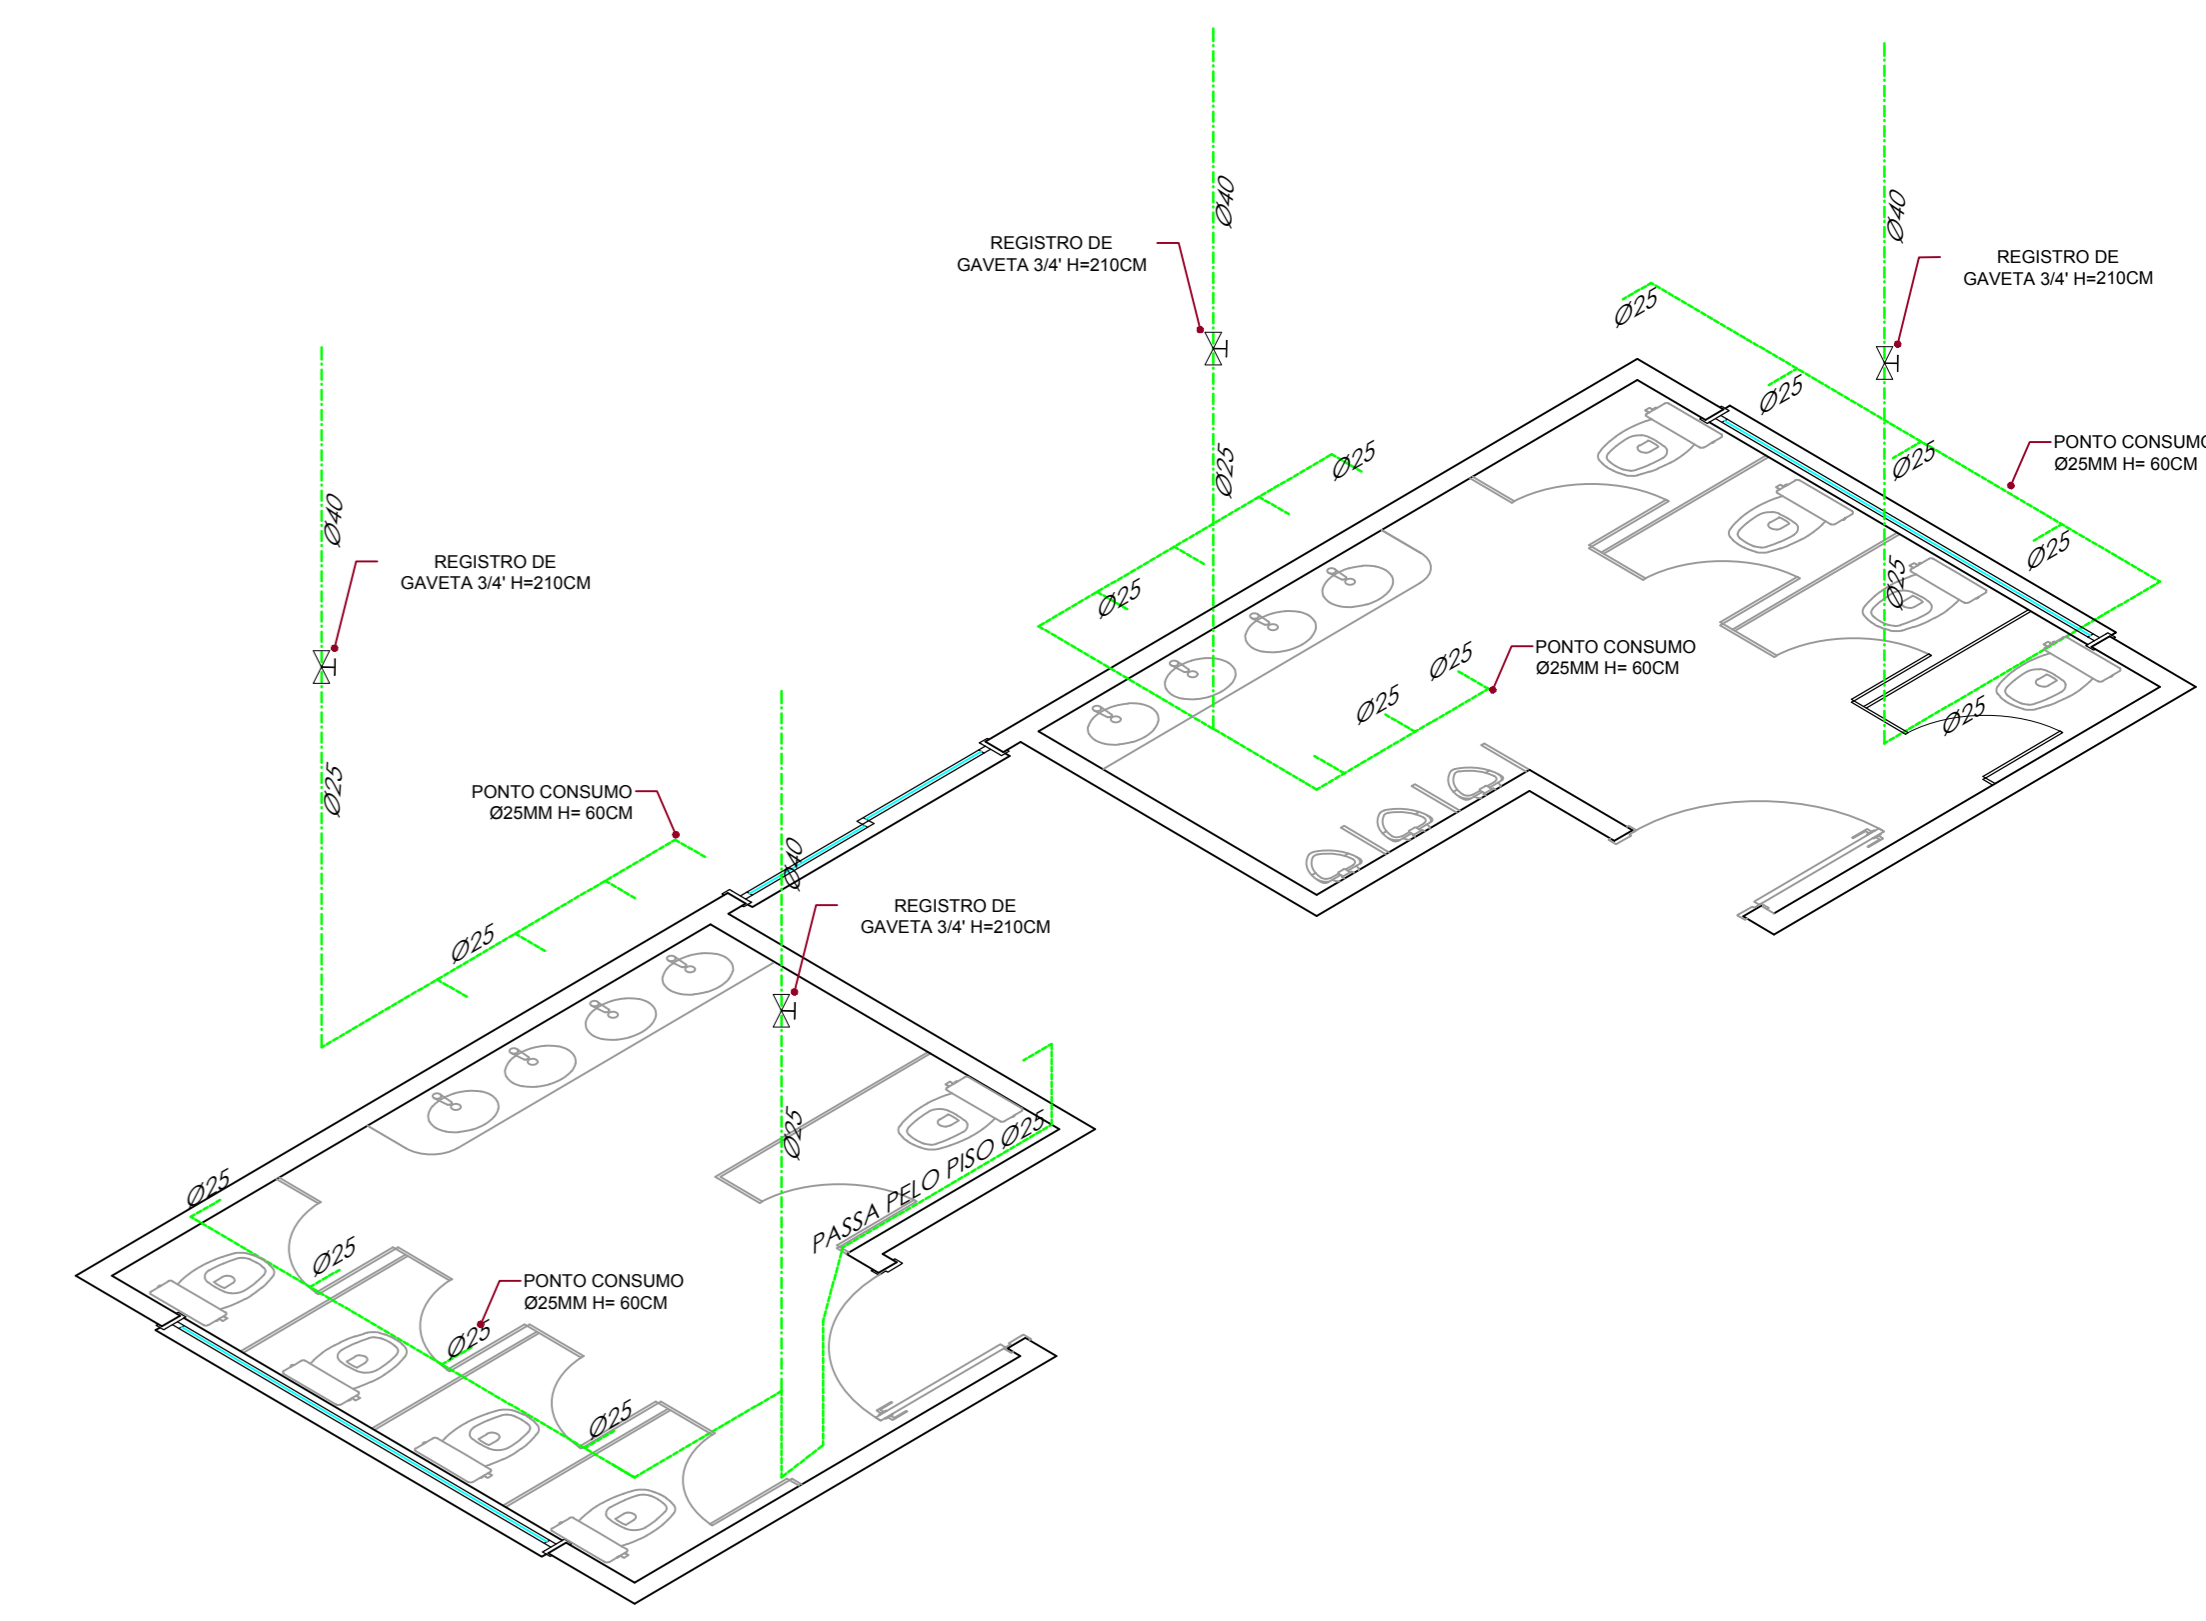

DETALHE ISOMÉTRICO PONTOS SANITÁRIOS  
ESCALA: 1/75

<b>OBRA:</b> <b>E.M.E.B BARRA BONITA -SC</b> BARRA BONITA SC/SC		<b>ÁREA:</b> 2.134,12m <sup>2</sup>
<b>PROJETO:</b> <b>ÁGUA FRIA</b>	<b>REFERÊNCIA:</b> - PLANTA ÁGUA FRIA;	<b>ESCALA:</b> 1/75
<b>PROPRIETÁRIO:</b> MUNICÍPIO DE BARRA BONITA CNPJ: 01.612.527/0001-30	<b>RESPONSÁVEL TÉCNICO:</b> <b>CLETON LUIZ BANFI</b> ARQUITETO E URBANISTA CREA Nº 410826-2	<b>DATA:</b> MAIO DE 2022 <b>DESENHO:</b> 1490 2640 8479 CLETON LUIZ BANFI <b>ARQUITETO:</b> PROJ / 2022 / BARRA <b>FRANQUE:</b> <b>AG1</b>
<b>URBANE</b> ARQUITETURA E URBANISMO TORÇONHATA - SERVIÇOS HABILITADOS (49) 3643 0479		