




1 PLANTA BAIXA TÉCNICA  
ESCALA 1:50

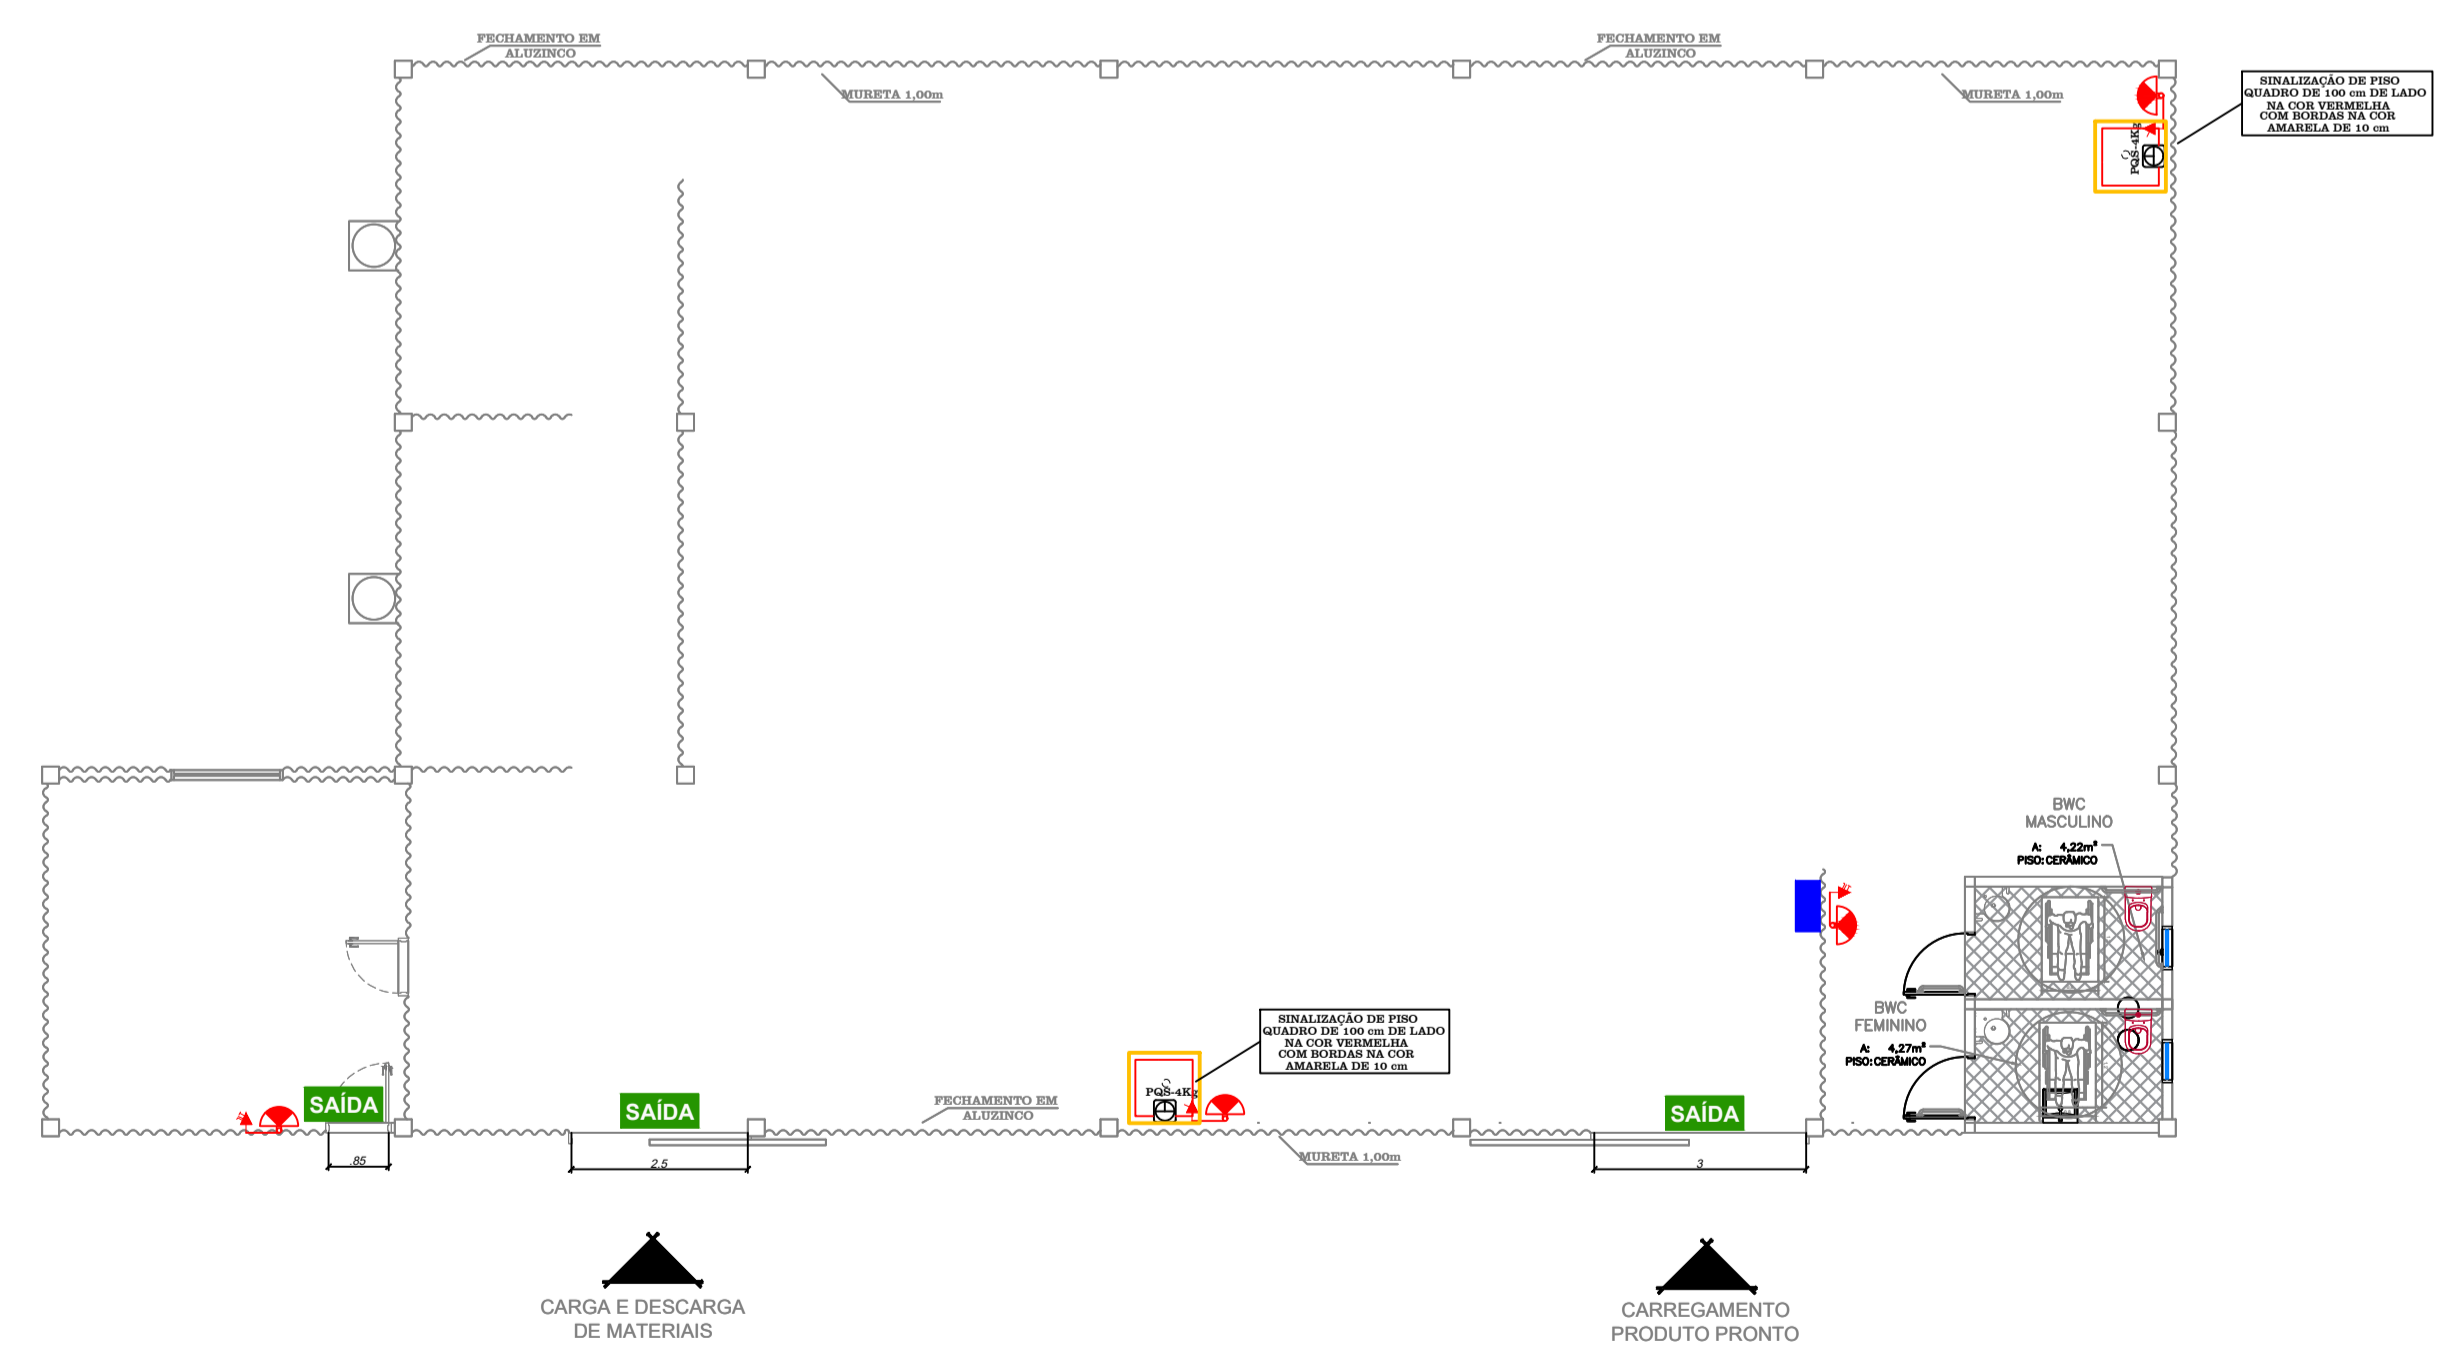


2 PLANTA PPCI  
ESCALA 1:50

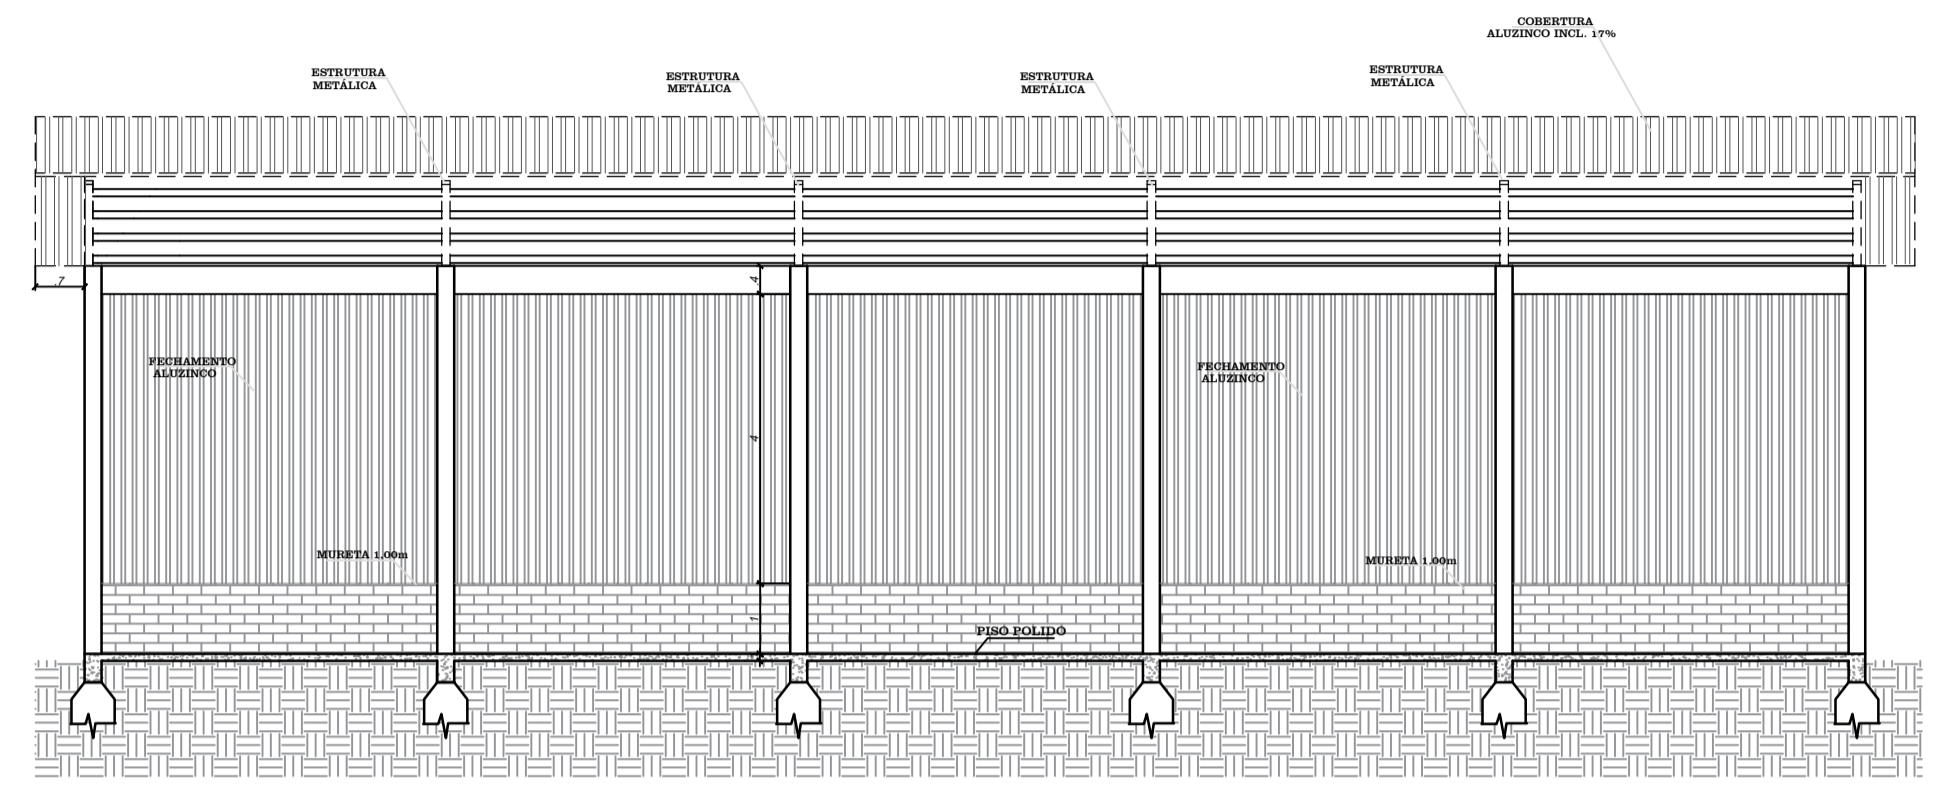


3 CORTE A-A  
ESCALA 1:50

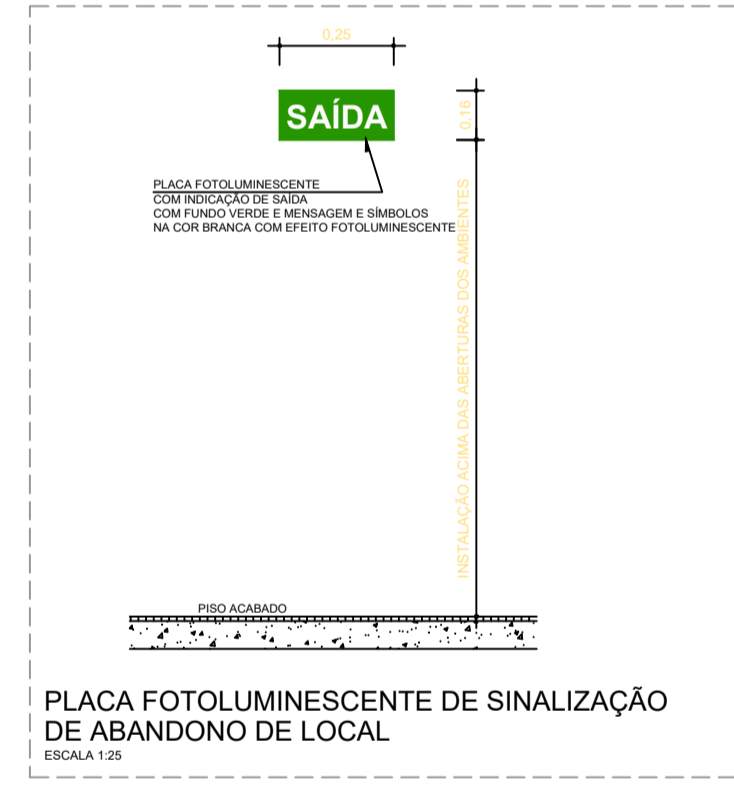

PLACA FOTOLUMINESCENTE DE SINALIZAÇÃO DE ABANDONO DE LOCAL  
ESCALA 1:25

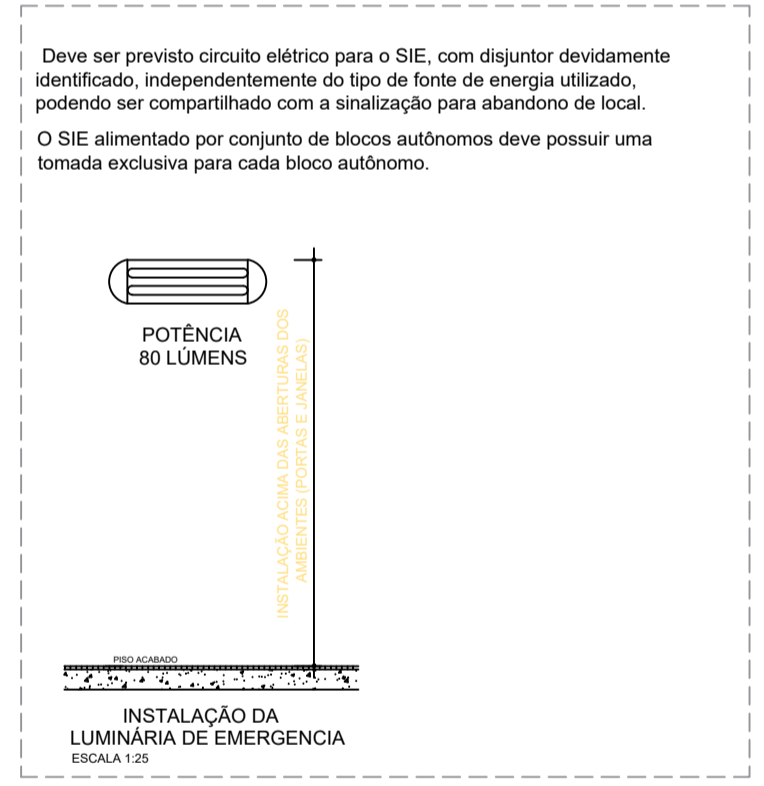

INSTALAÇÃO DA LUMINÁRIA DE EMERGÊNCIA  
ESCALA 1:25

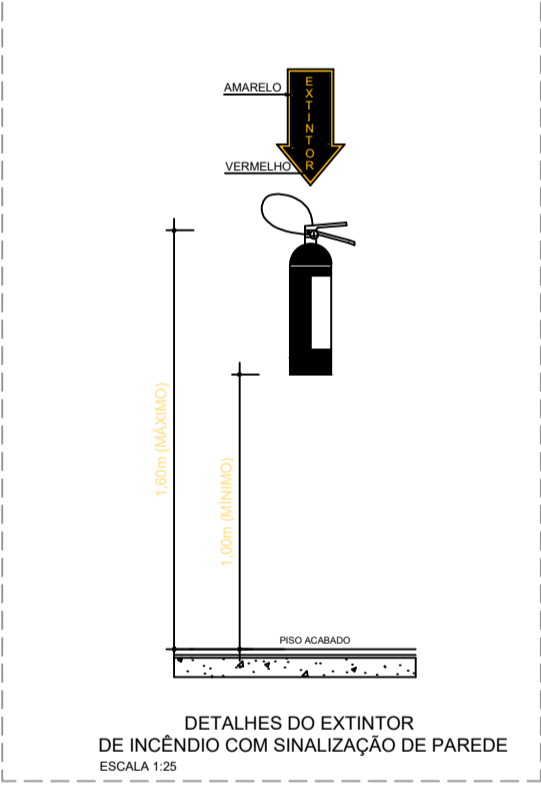

DETALHES DO EXTINTOR DE INCÊNDIO COM SINALIZAÇÃO DE PAREDE  
ESCALA 1:25

QUADRO DE ÁREAS	
ÁREA TOTAL EDIFICAÇÕES	410,86m <sup>2</sup>
ÁREA TOTAL DA EDIFICAÇÃO	410,86m <sup>2</sup>

LEGENDA	
	PLACA FOTOLUMINESCENTE DE SINALIZAÇÃO DE ABANDONO DE LOCAL
	LUMINÁRIA TIPO BLOCO AUTÔNOMO, EQUIPADA COM LÂMPADA PL-9W/80V, COM TOMADA EXCLUSIVA 10A
	EXTINTOR DE PÓ QUÍMICO (PQR 4kg)
	QUADRO DE DISTRIBUIÇÃO GERAL DE ENERGIA
	CENTRO GEOMÉTRICO
	ENCAMINHAMENTO MÁXIMO ATÉ A SAÍDA
	ENCAMINHAMENTO MÁXIMO ATÉ O EXTINTOR

PREFEITURA DE BARRA BONITA SC			
Projeto: Preventivo	Escala: indicada	Data: 09/01/2023	Prancha:
Área: 410,86 m <sup>2</sup>	Projetista: ISABELA CAROLINE GAGLIOTTO GALVAN CREA/SC 178533-4		
Obra: Barracão Industrial	Arquivo: 02		

**A4**